



# DISSIPADOR - PONTO A


sem escala

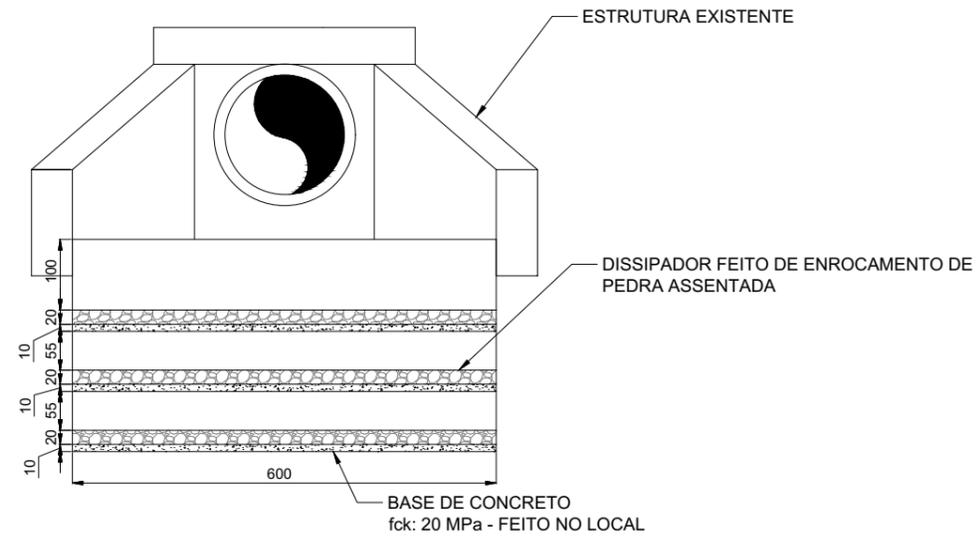

ELEVAÇÃO

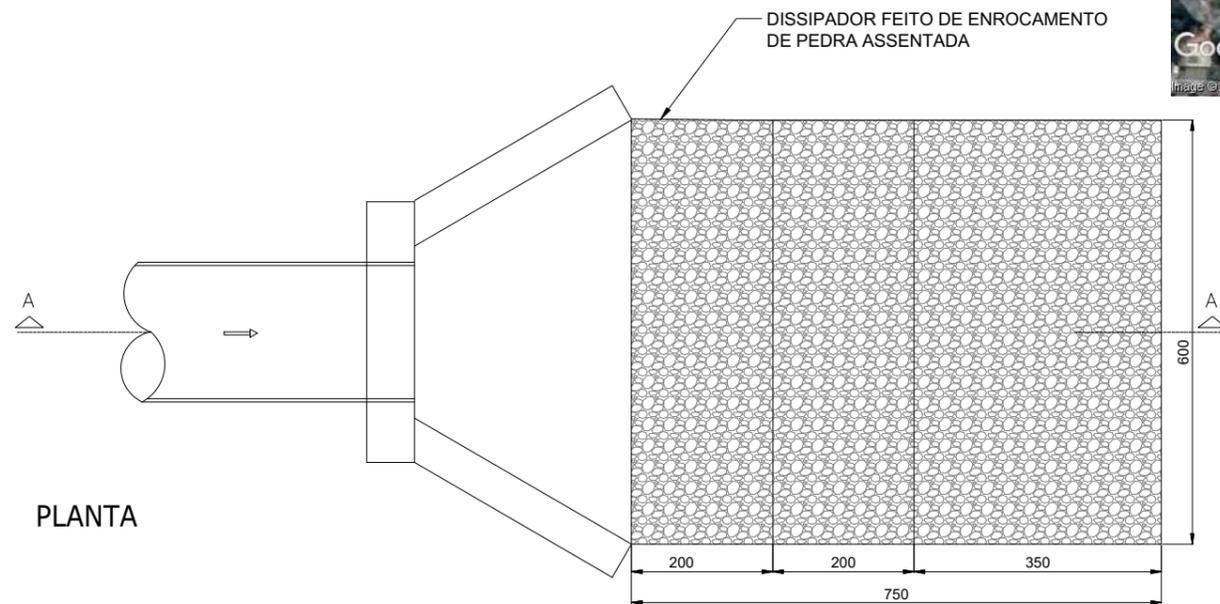

PLANTA

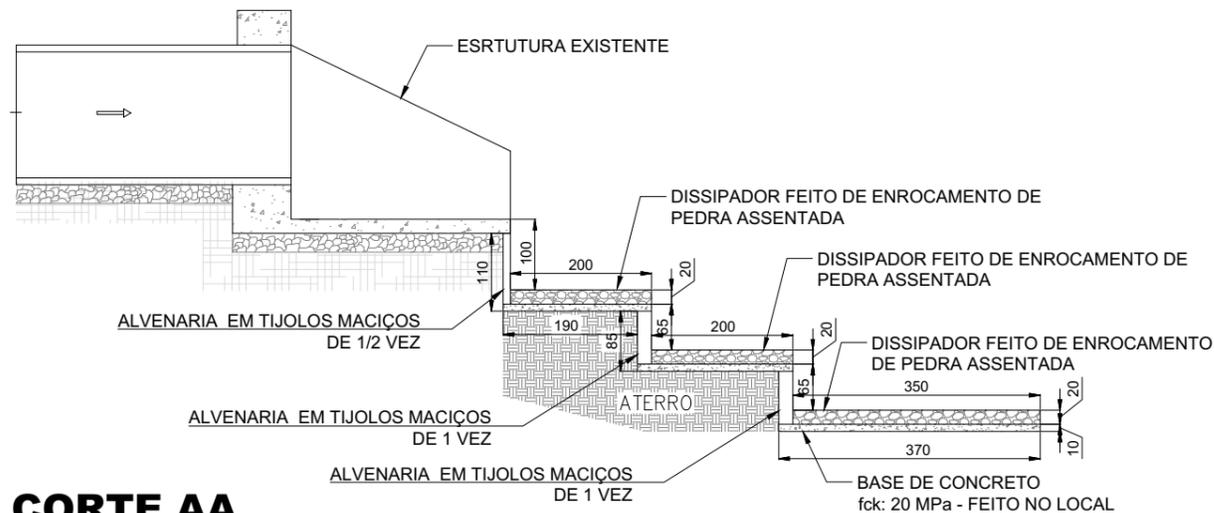

**CORTE AA**

SEM ESCALA



## PROJETO APROVADO PELA PREFEITURA MUNICIPAL DE LUCÉLIA

TATI GUILHERMINO  
Prefeita Municipal



## PREFEITURA MUNICIPAL DE LUCÉLIA

WAGNER BORBOLAM RIBEIRO-ME  
SETOR DE CONVÊNIOS E ENGENHARIA  
PREFEITURA MUNICIPAL DE LUCÉLIA/SP

OBJETO:

REDE DE DRENAGEM DE ÁGUAS PLUVIAIS E DISSIPADORES DE ENERGIA

TÍTULO:

PLANTA DE LOCALIZAÇÃO, PLANTA, CORTES E DETALHAMENTOS

MUNICÍPIO:

LUCÉLIA/SP

LOCAL:

VILA RENNÓ

ESCALA:

INDICADA

DATA:

NOVEMBRO/2021



Wagner Borbolam Ribeiro  
Engenheiro Civil  
CREA SP 50.703.987-88  
WAGNER BORBOLAM RIBEIRO  
Engenheiro Civil  
CREA/SP: 50.703.987-88

TATIANA GUILHERMINO TAZINÁZZIO  
PREFEITA MUNICIPAL  
TATI GUILHERMINO  
Prefeita Municipal  
RESPONSÁVEL ADMINISTRATIVO

FOLHA 01/03


# DISSIPADOR - PONTO B

sem escala

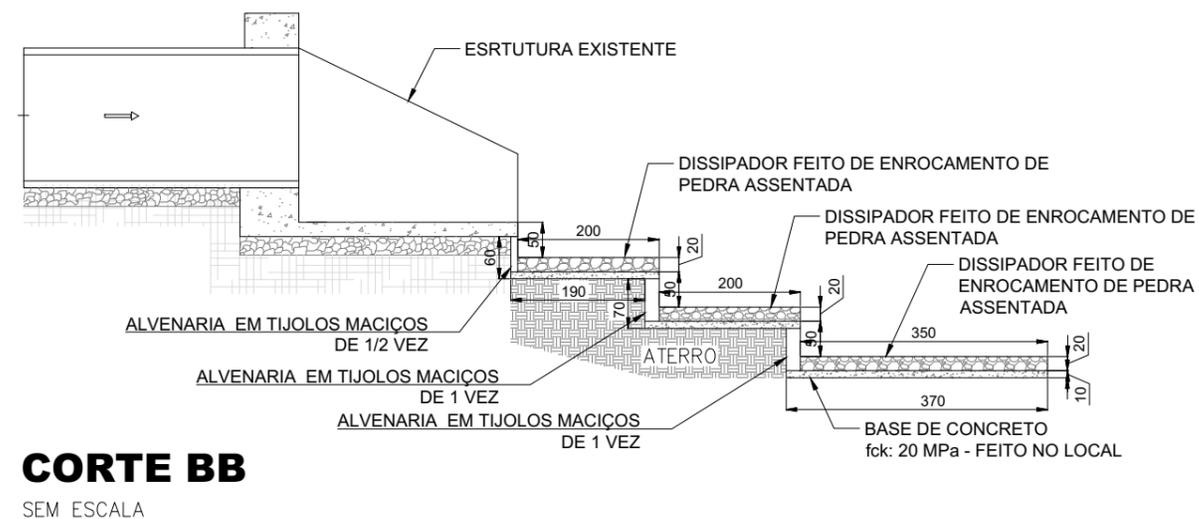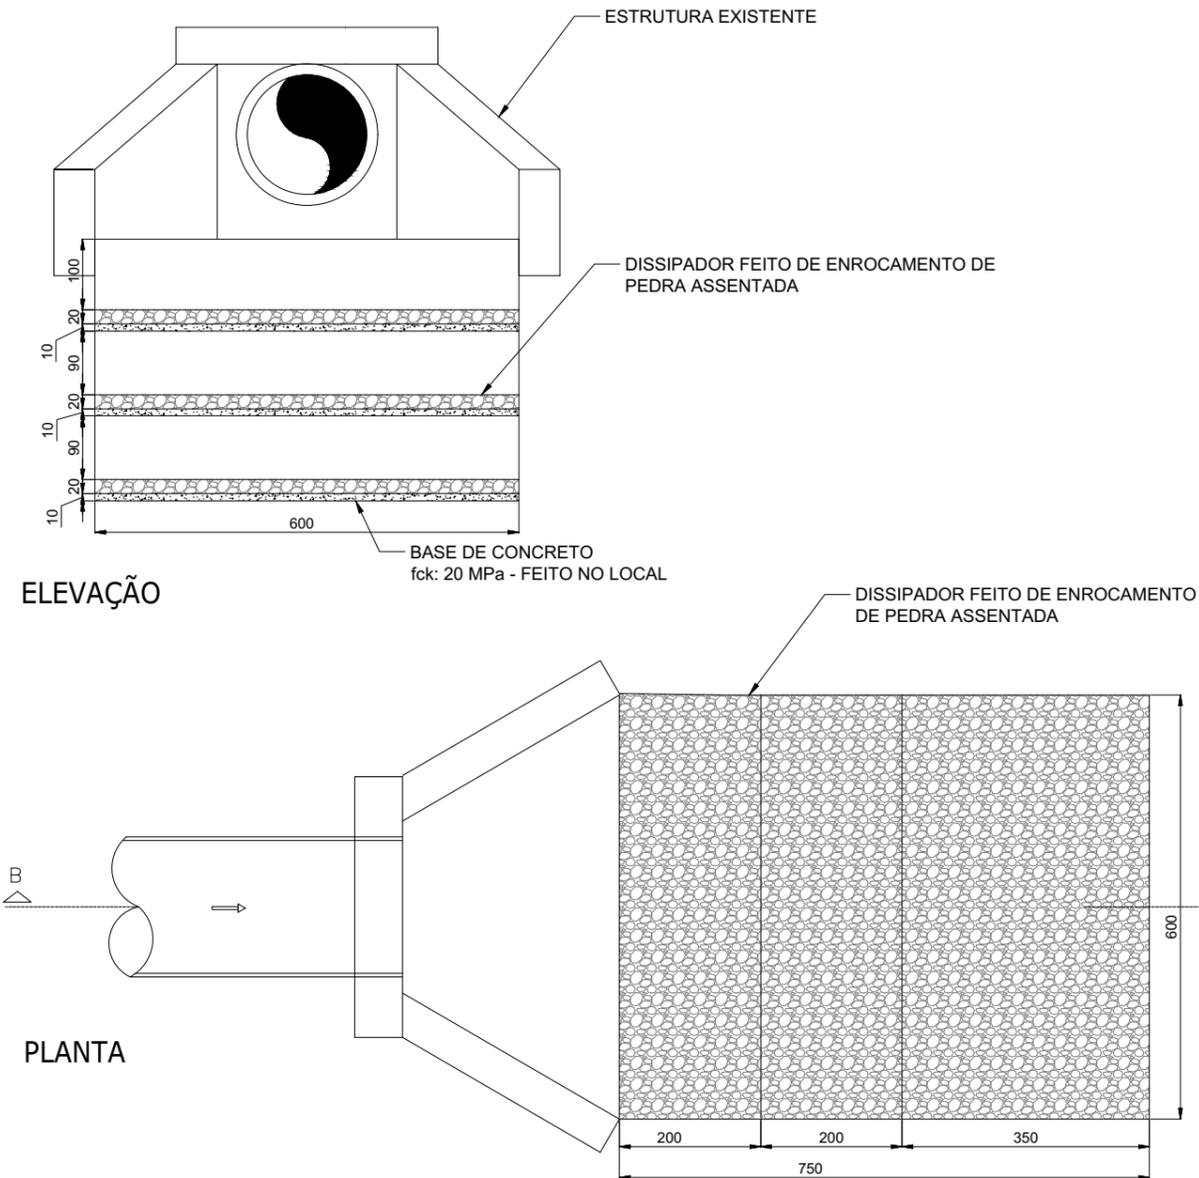

# DETALHE DE LIGAÇÃO DO PONTO C

ESC.: 1:1000

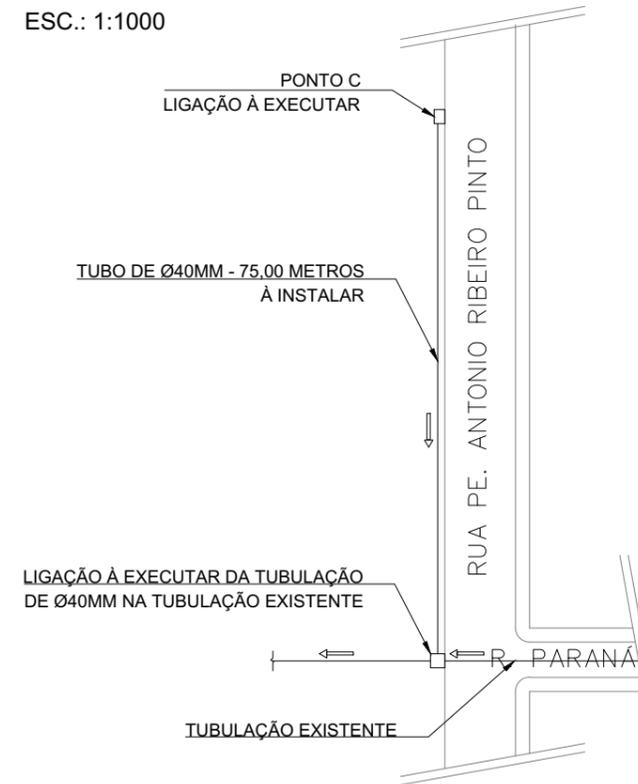

**PROJETO APROVADO PELA PREFEITURA MUNICIPAL DE LUCÉLIA**

TATI GUILHERMINO  
Prefeita Municipal



## PREFEITURA MUNICIPAL DE LUCÉLIA

WAGNER BORBOLAM RIBEIRO-ME  
SETOR DE CONVÊNIOS E ENGENHARIA  
PREFEITURA MUNICIPAL DE LUCÉLIA/SP

OBJETO:

REDE DE DRENAGEM DE ÁGUAS PLUVIAIS E DISSIPADORES DE ENERGIA

TÍTULO:

PLANTAS, CORTES E DETALHAMENTOS

FOLHA 02/03

MUNICÍPIO:

LUCÉLIA/SP

LOCAL:

VILA RENNÓ

ESCALA:

INDICADA

DATA:

NOVEMBRO/2021


Wagner Borbolam Ribeiro  
Engenheiro Civil  
CREA SP 50.703.987-88

WAGNER BORBOLAM RIBEIRO  
Engenheiro Civil  
CREA/SP: 50.703.987-88

FATIANA GUILHERMINO TAZINÁZZIO  
PREFEITA MUNICIPAL

TATI GUILHERMINO  
Prefeita Municipal  
RESPONSÁVEL ADMINISTRATIVO

**POÇO DE VISITA**  
sem escala

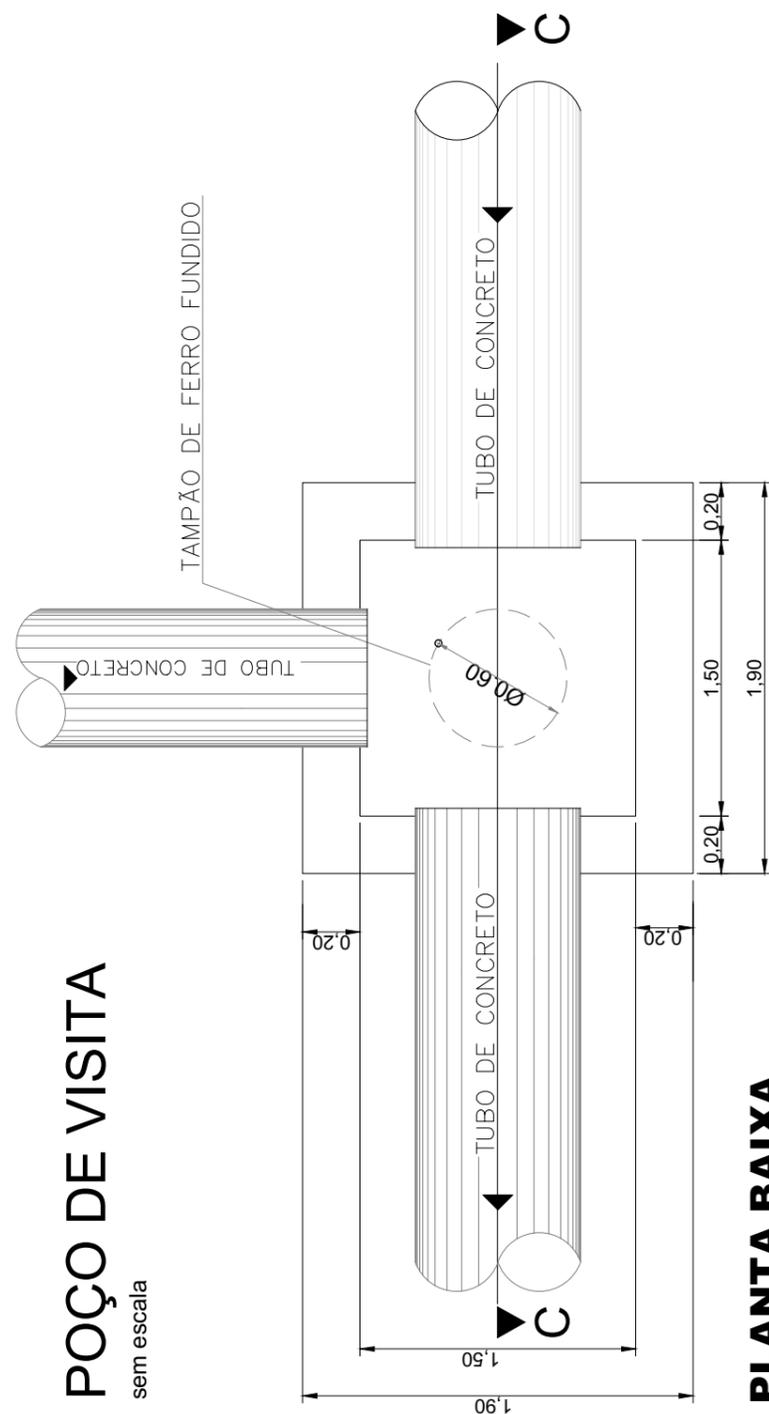


**PLANTA BAIXA**

ESCALA 1 : 20

**NOTA:**

POÇO DE VISITA – REDE DE DN Ø 600mm: Dimensões Internas (1,10m x 1,10m).

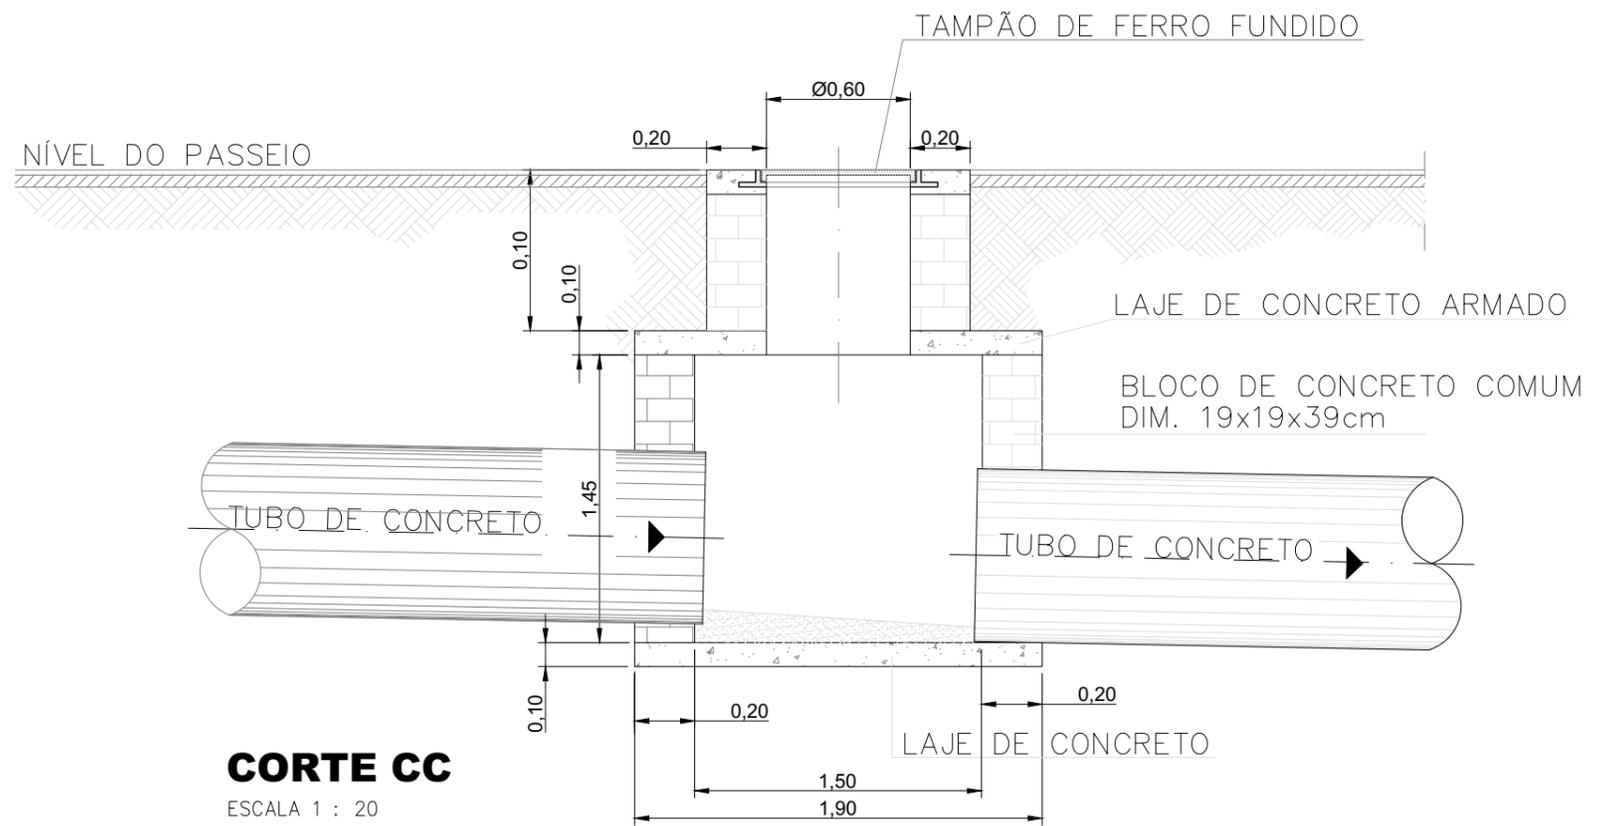

**CORTE CC**

ESCALA 1 : 20

**PROJETO APROVADO PELA PREFEITURA MUNICIPAL DE LUCÉLIA**

TATI GUILHERMINO  
Prefeita Municipal



**PREFEITURA MUNICIPAL DE LUCÉLIA**

WAGNER BORBOLAM RIBEIRO-ME  
SETOR DE CONVÊNIOS E ENGENHARIA  
PREFEITURA MUNICIPAL DE LUCÉLIA/SP

OBJETO:

REDE DE DRENAGEM DE ÁGUAS PLUVIAIS E DISSIPADORES DE ENERGIA

TÍTULO:

PLANTAS, CORTES E DETALHAMENTOS

MUNICÍPIO:

LUCÉLIA/SP

LOCAL:

VILA RENNÓ

ESCALA:

INDICADA

DATA:

NOVEMBRO/2021

Wagner Borbolam Ribeiro  
Engenheiro Civil  
CREA SP 50.703.987-88  
WAGNER BORBOLAM RIBEIRO  
Engenheiro Civil  
CREA/SP: 50.703.987-88

TATIANA GUILHERMINO TAZINÁZZIO  
PREFEITA MUNICIPAL

TATI GUILHERMINO  
Prefeita Municipal  
RESPONSÁVEL ADMINISTRATIVO

FOLHA 03/03