


POÇO DE VISITA

sem escala

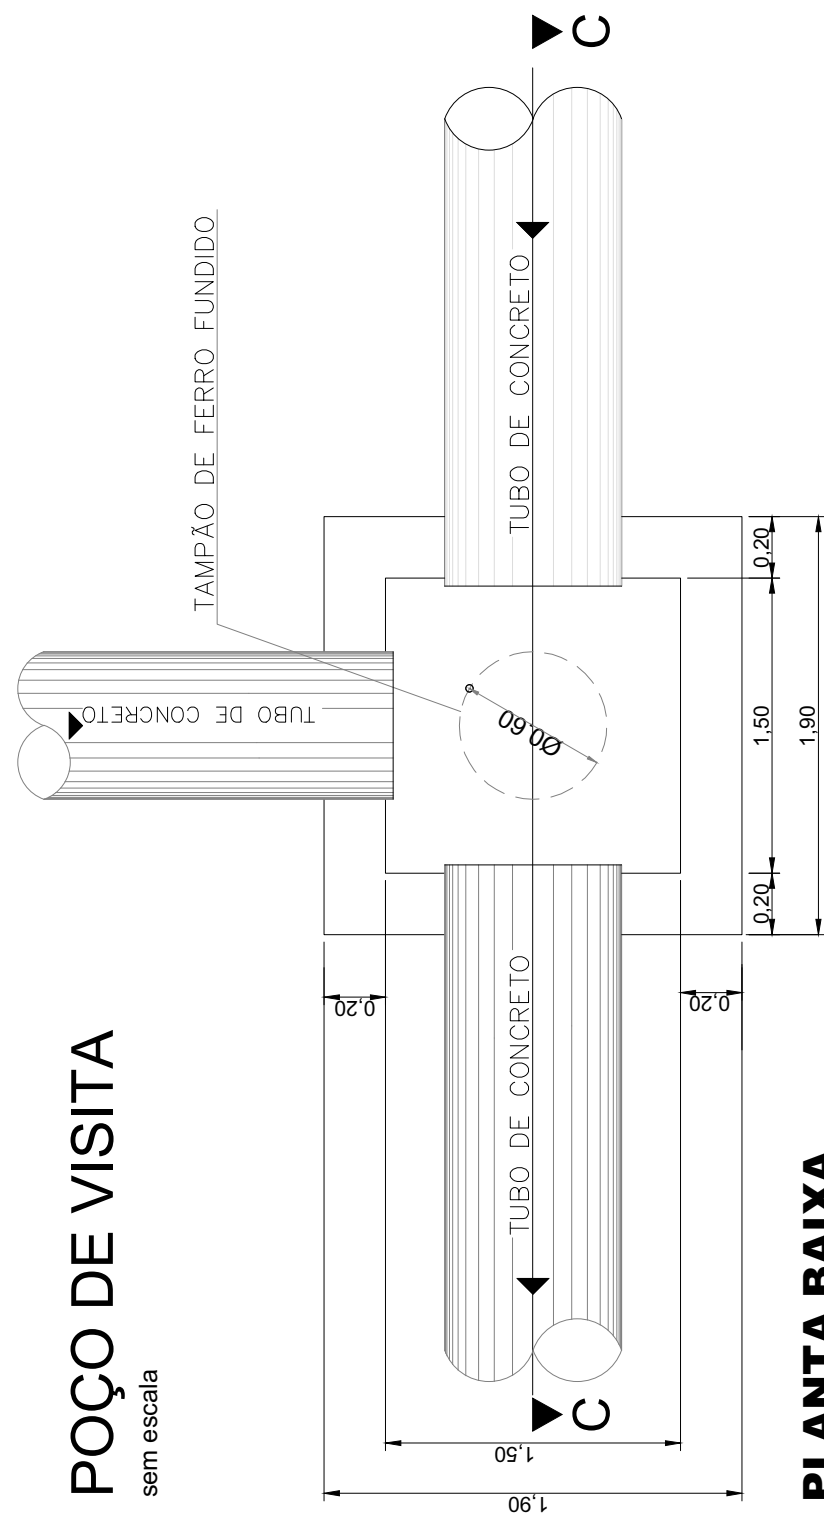


PLANTA BAIXA

ESCALA 1 : 20

NOTA:

POÇO DE VISITA – REDE DE DN Ø 600mm: Dimensões Internas (1,10m x 1,10m).

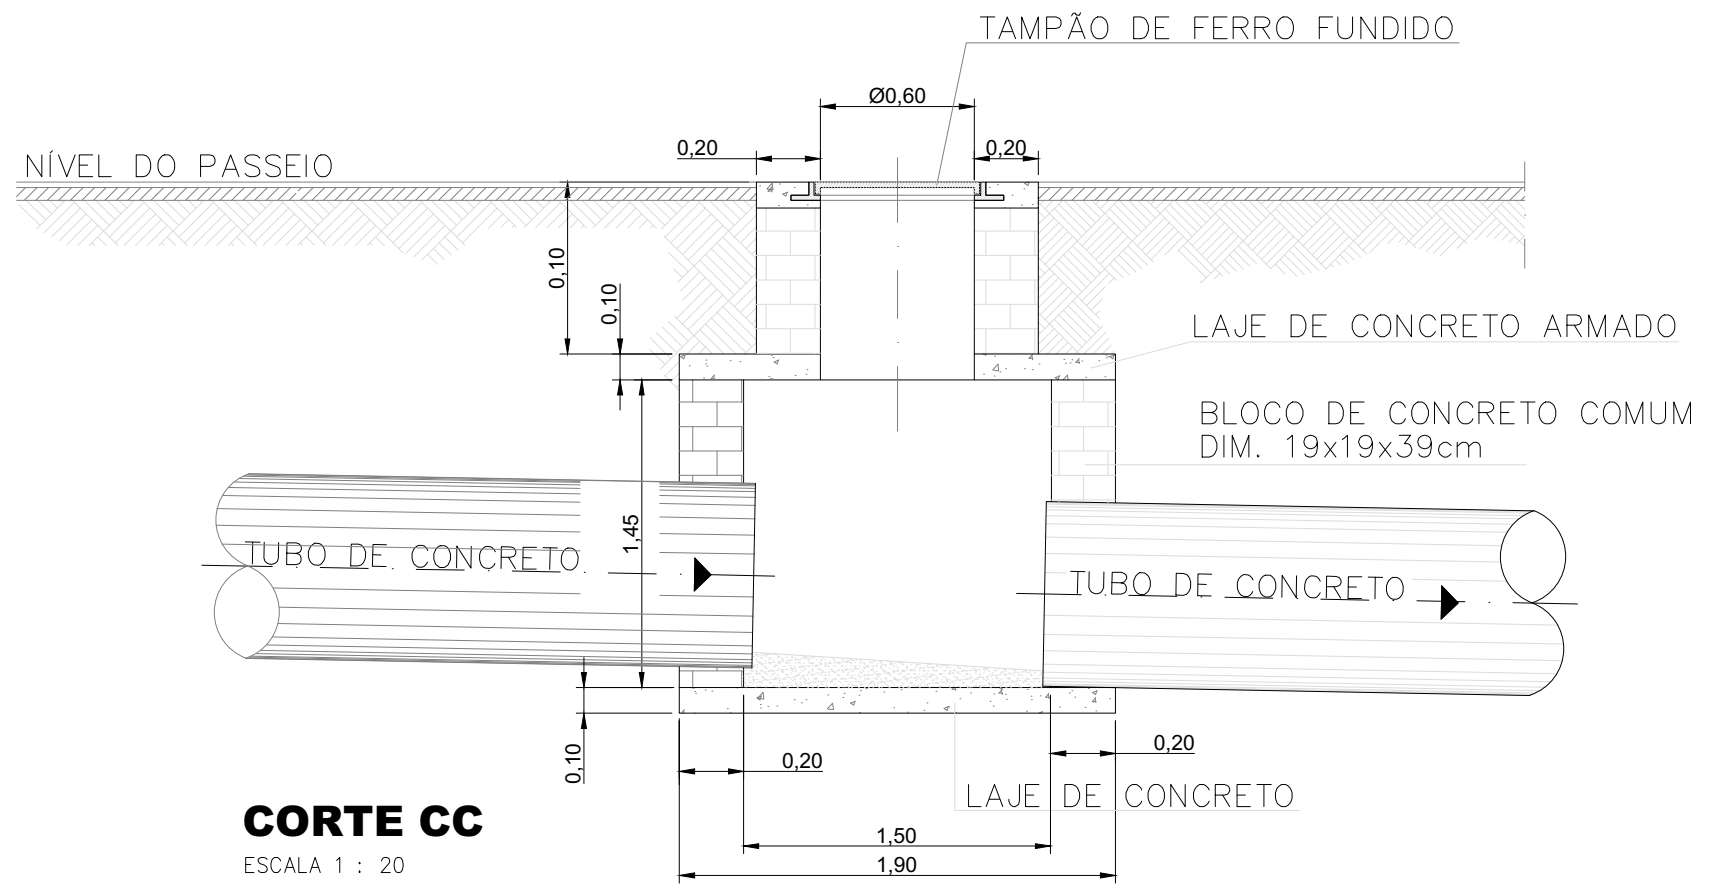

CORTE CC

ESCALA 1 : 20

PROJETO APROVADO PELA PREFEITURA MUNICIPAL DE LUCÉLIA

TATI GUILHERMINO
Prefeita Municipal



PREFEITURA MUNICIPAL DE LUCÉLIA

WAGNER BORBOLAM RIBEIRO-ME
SETOR DE CONVÊNIOS E ENGENHARIA
PREFEITURA MUNICIPAL DE LUCÉLIA/SP

OBJETO:

REDE DE DRENAGEM DE ÁGUAS PLUVIAIS E DISSIPADORES DE ENERGIA

TÍTULO:

PLANTAS, CORTES E DETALHAMENTOS

FOLHA 03/03

MUNICÍPIO:

LUCÉLIA/SP

LOCAL:

VILA RENNÓ

ESCALA:

INDICADA

DATA:

NOVEMBRO/2021

WAGNER BORBOLAM RIBEIRO
Engenheiro Civil
CREA/SP: 50.703.987-88

TATI GUILHERMINO
Prefeita Municipal
RESPONSÁVEL ADMINISTRATIVO